
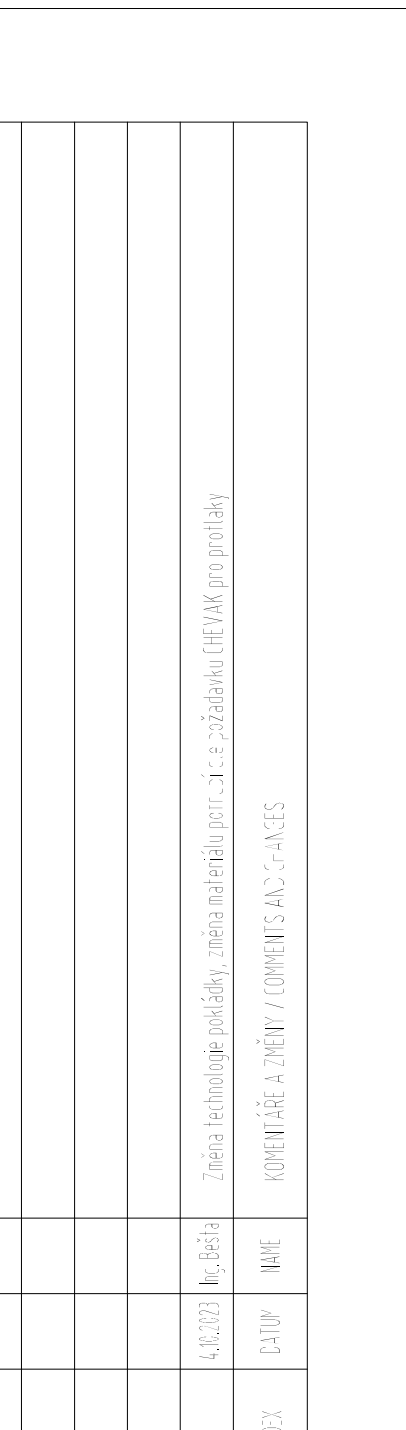
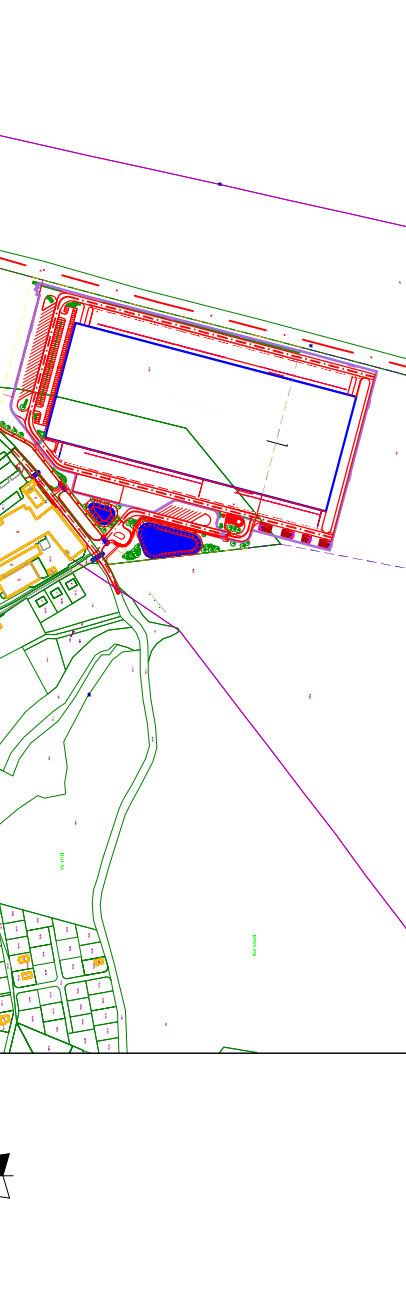
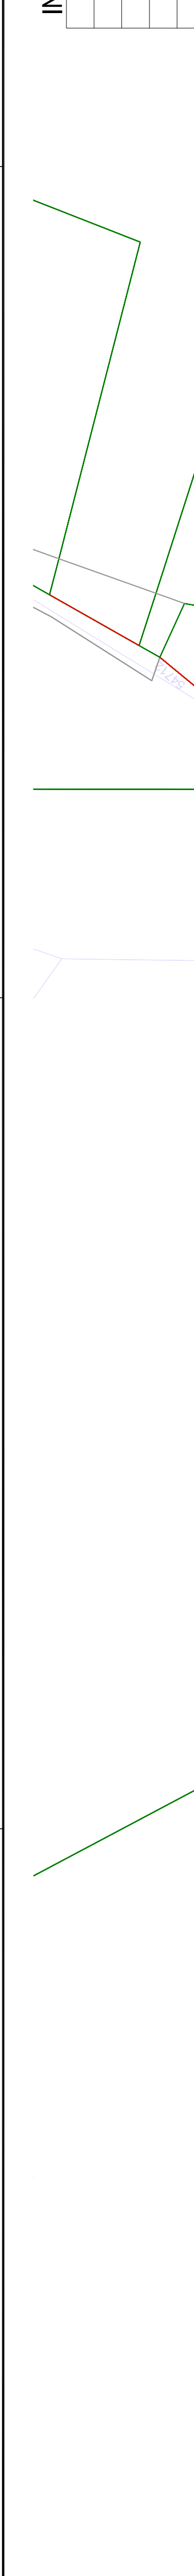


1.NP/GF

±0.00 = 473,60 m n. m.

Výškový systém Bp.v.v. / Baltic Vertical Datum – After Adjustment

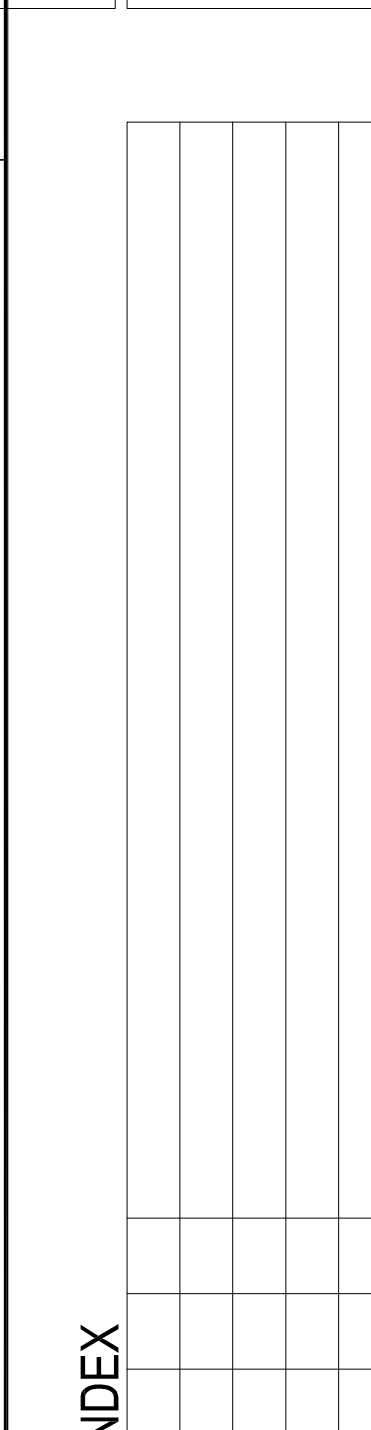

INDEX

01	4.10.2023	Ing. Bešta	Změna technologie pokládky, změna měřenků, por. č. 1 a 2 - základní CHEVAK pro protlak
INDEX	DATA	NAVĚŠTĚNÍ	KOMENTÁŘ A ZMĚNY / COMMENTS AND CHANGES

Pozn.:
připojení stávajících objektů na kanalizaci je možné kdekoliv po trase pomocí navrhávků. Tyto připojení budou dle potřeby řešeny v samostatném povolení pro jednotlivé nemovitosti

 
LEGENDA SÍTĚ NAVRŽENÉ
KEY OF DESIGNED NETWORKS:

- Vodovod pitný - hlavní řád / Water pipeline - force main
- Kanalizace spáňková - výtlak hlavní řád / Sewerage - force main
- Kanalizace spáňková - výtlak, přípojka / Sewerage - connection
- Kátené stromy / Felling
- Dešťová kanalizace / Storm sewer
- Dešťová kanalizace - kontaminovaná / Storm sewer - contaminated
- Dešťová kanalizace - výtlak / Storm sewer - force main
- Silnoproudé vedení / Electric wiring - high voltage
- Slaboproudé rozvody / Electric wiring - low voltage

LEGENDA SÍTĚ STÁVAJÍCÍ
KEY OF EXISTING NETWORKS:

- Vodovod pitný CHEVAK / Water pipeline CHEVAK
- Kanalizace spáňková CHEVAK / Waste Sewerage CHEVAK
- Vodovod pitný prodloužení / Water pipeline (CHEVAK) extension
- Kanalizace spáňková prodloužení (budoucí CHEVAK) / Waste Sewerage (CHEVAK) extension
- Kanalizace odštvěná / Rain Sewerage
- Kanalizace spáňková MPMAN / Waste Sewerage MPMAN
- Vedení VN IČZ - nadzemní / Electric wiring high voltage
- Vedení NN IČZ - nadzemní / Electric wiring - low voltage
- Vedení NN IČZ - nadzemní / Electric wiring - low voltage
- Sdílovací vedení CETIN - pozemní rozměřeno / Telecommunication lines

DOKUMENTACE PRO PROVEDENÍ STAVBY
EXECUTION DRAWING



Accolade

ACCOLADE CZ 61, s.r.o.
Sokolovská 394/17
186 00, Praha 8
IČ:11649160

RG RotaGroup
RotaGroup a.s.
Na Nivách 956/2
141 00 Praha 4

STREICHER

PROJEKTANT / PLANNING: RotaGroup a.s.
KRESLIL / DRAWING: Ing. Tomáš Bešta
KONTROLOVAL / CHECKED: SEEN
Ing. Tomáš Bešta

PROJEKTANT ČÁSTI: STREICHER

AKCE / PROJECT: Panattoni park Cheb East – Průmyslový park Jesenice – SO 21
VÝKRES / DRAWING: Situace - IO02

DATE: 23.6.2023

PROJ. Č. / NO: PR 0401
MĚŘÍTKO / SCALE: 1 : 1000

PHASE: 5 TB LA 00 72006
PLANART: EBENE: BL-NR.

ROZMĚR VÝKRESU / DRAWING SIZE: PR0401-5-TB-LA-00-72006dwg
1050x287

ZNAČKOVÉ ČÍSLO: IO.02 - TLAKOVÁ KANALIZACE VÝMĚNA STÁVAJÍCÍHO POTRUBÍ